
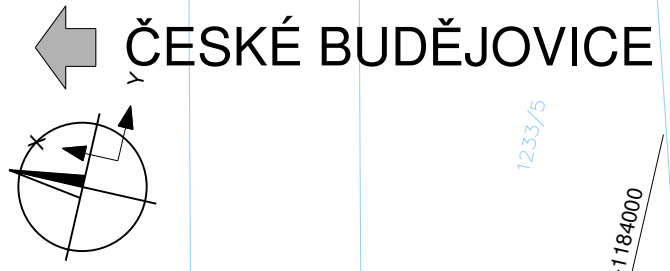


SITUACE STAVBY č. 3
M 1 : 2000

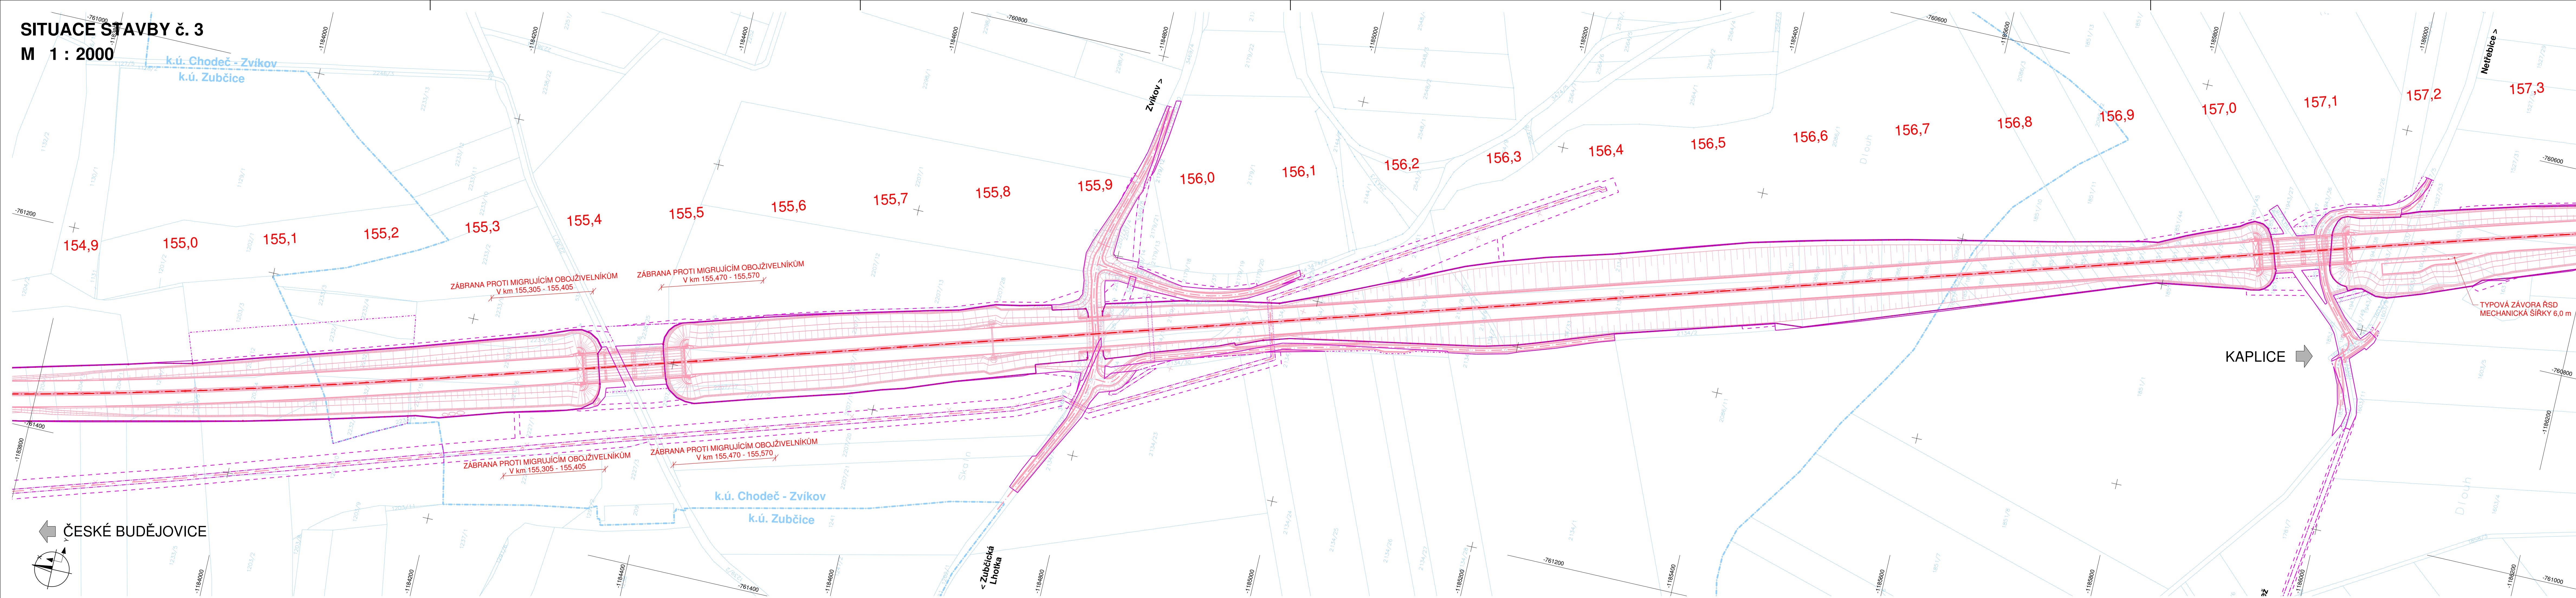


Souřadný systém S - JTSK
 Výškový systém Balt p.v.

SO 175 Oplocení rychlostní komunikace

Objednatel:
 **Ředitelství silnic a dálnic ČR**
 Na Pankráci 546/56, 145 05 Praha 4
RSD ČR SPRÁVA České Budějovice
 Lidická 49/110, 370 44 České Budějovice

Zhotovitel DSP:
SDRUŽENÍ "VASA"
 **Valbek, spol. s r.o.**
 Vaňurova 505/17
 460 07 Liberec 3
 **Satra, spol. s r.o.**
 Sokolská 32
 120 00 Praha 2

	Vypracoval kolektiv Zodp. projektant Ing. T. Petráň Tech. kontrola Ing. T. Petráň Akce D3 0311 Třebonín - Kaplice nádraží	Zak. číslo 13PL22049 Datum 07/2019 Stupeň DSP Počet formátů 7 x A4 Měřítko 1 : 2000 Č. přílohy Paré
	Příloha SITUACE STAVBY č. 3	2.3

Zhotovitel:
 Valbek spol. s r.o., středisko Píseň
 Parková 1205/11
 326 00 Píseň